




Schnitt A - A

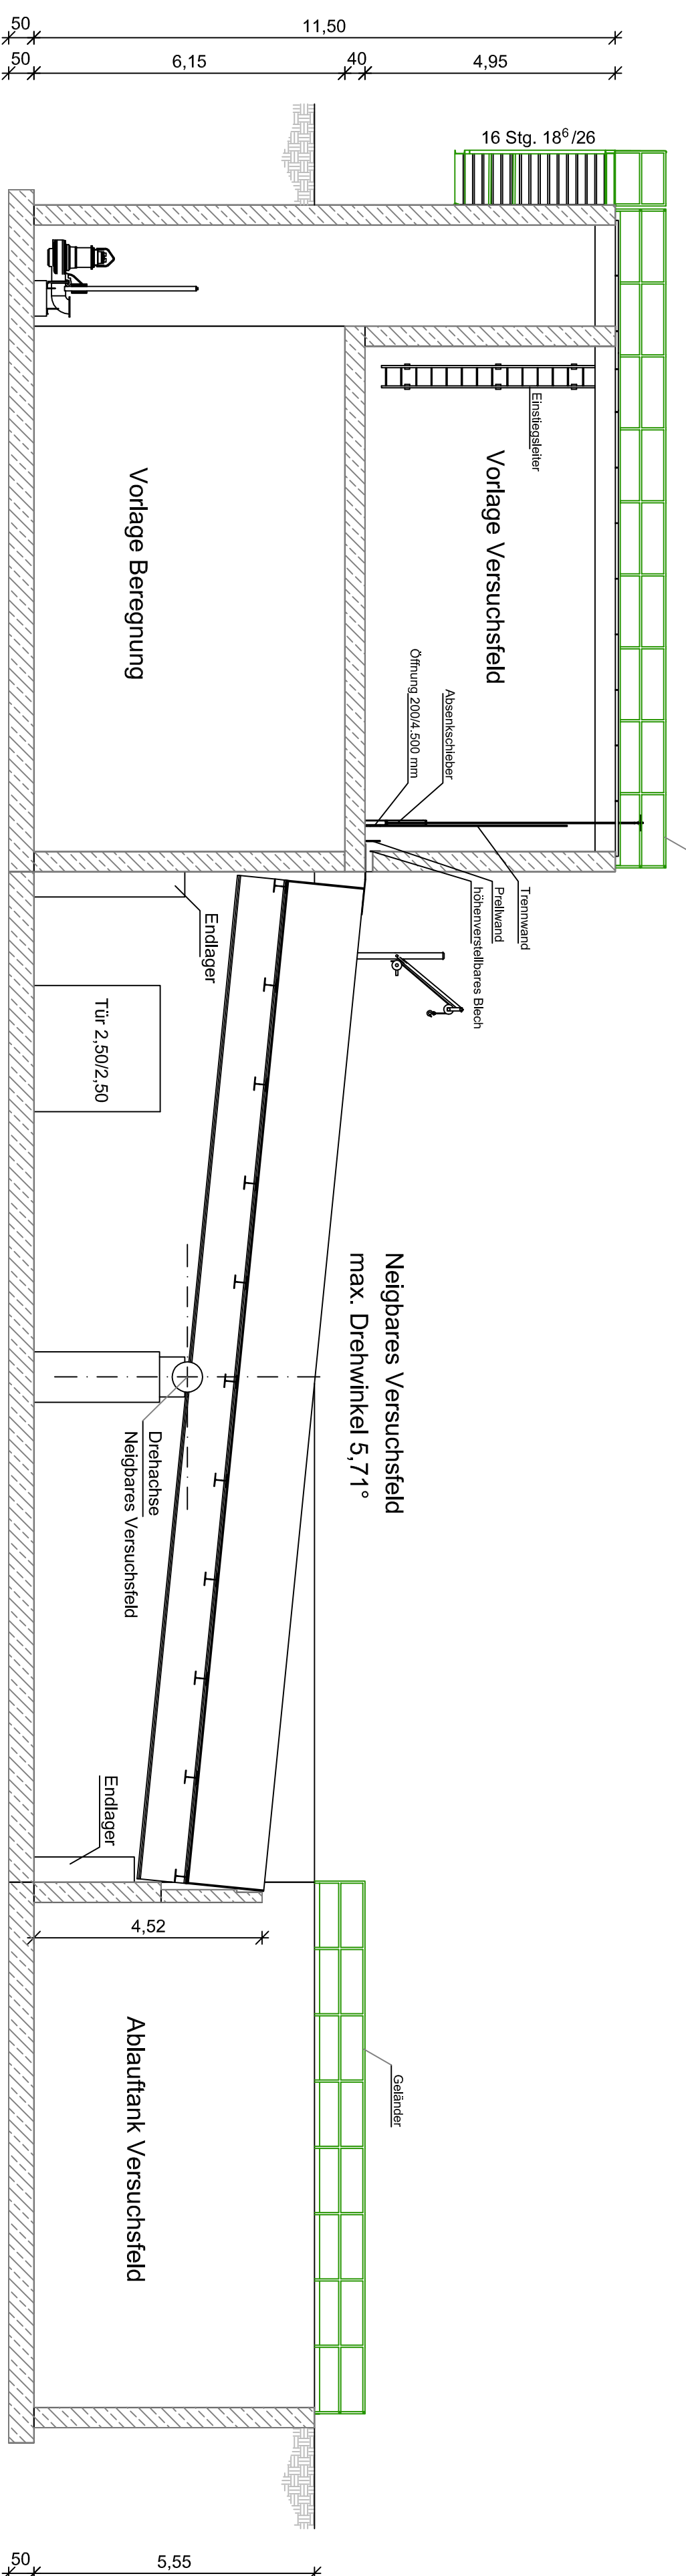


Isometrie von Schnitt A - A

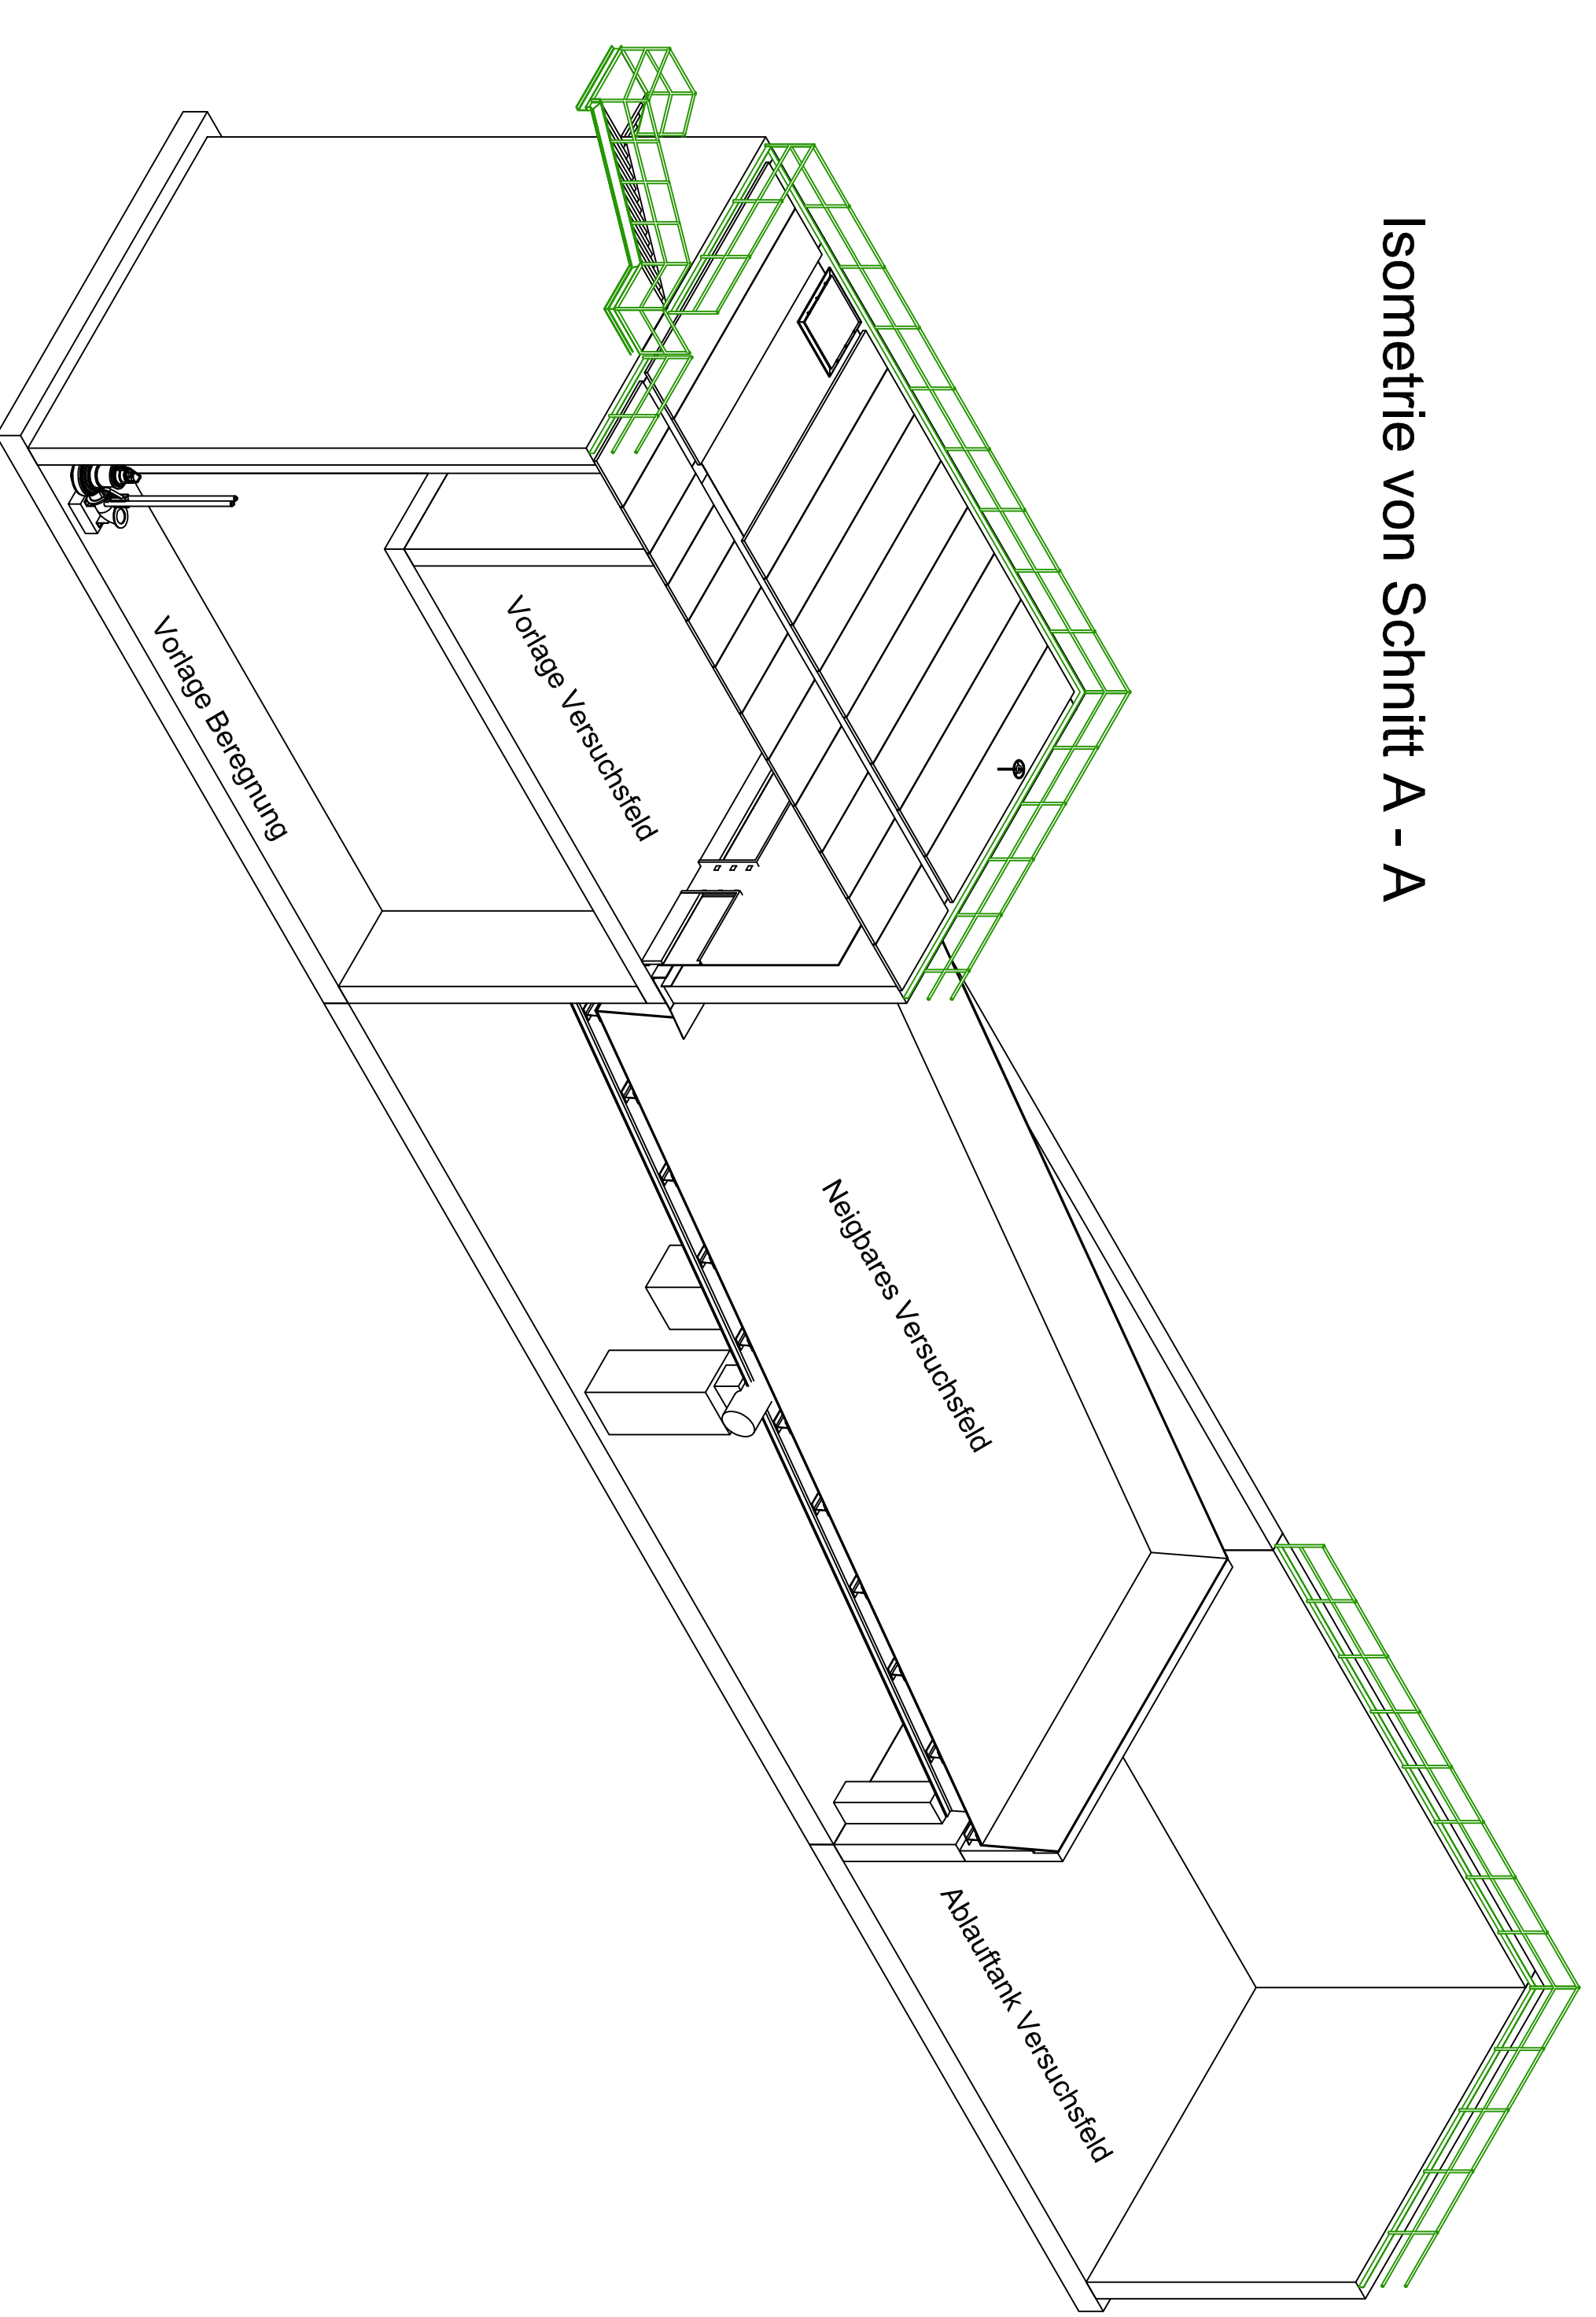

Grundriss EG

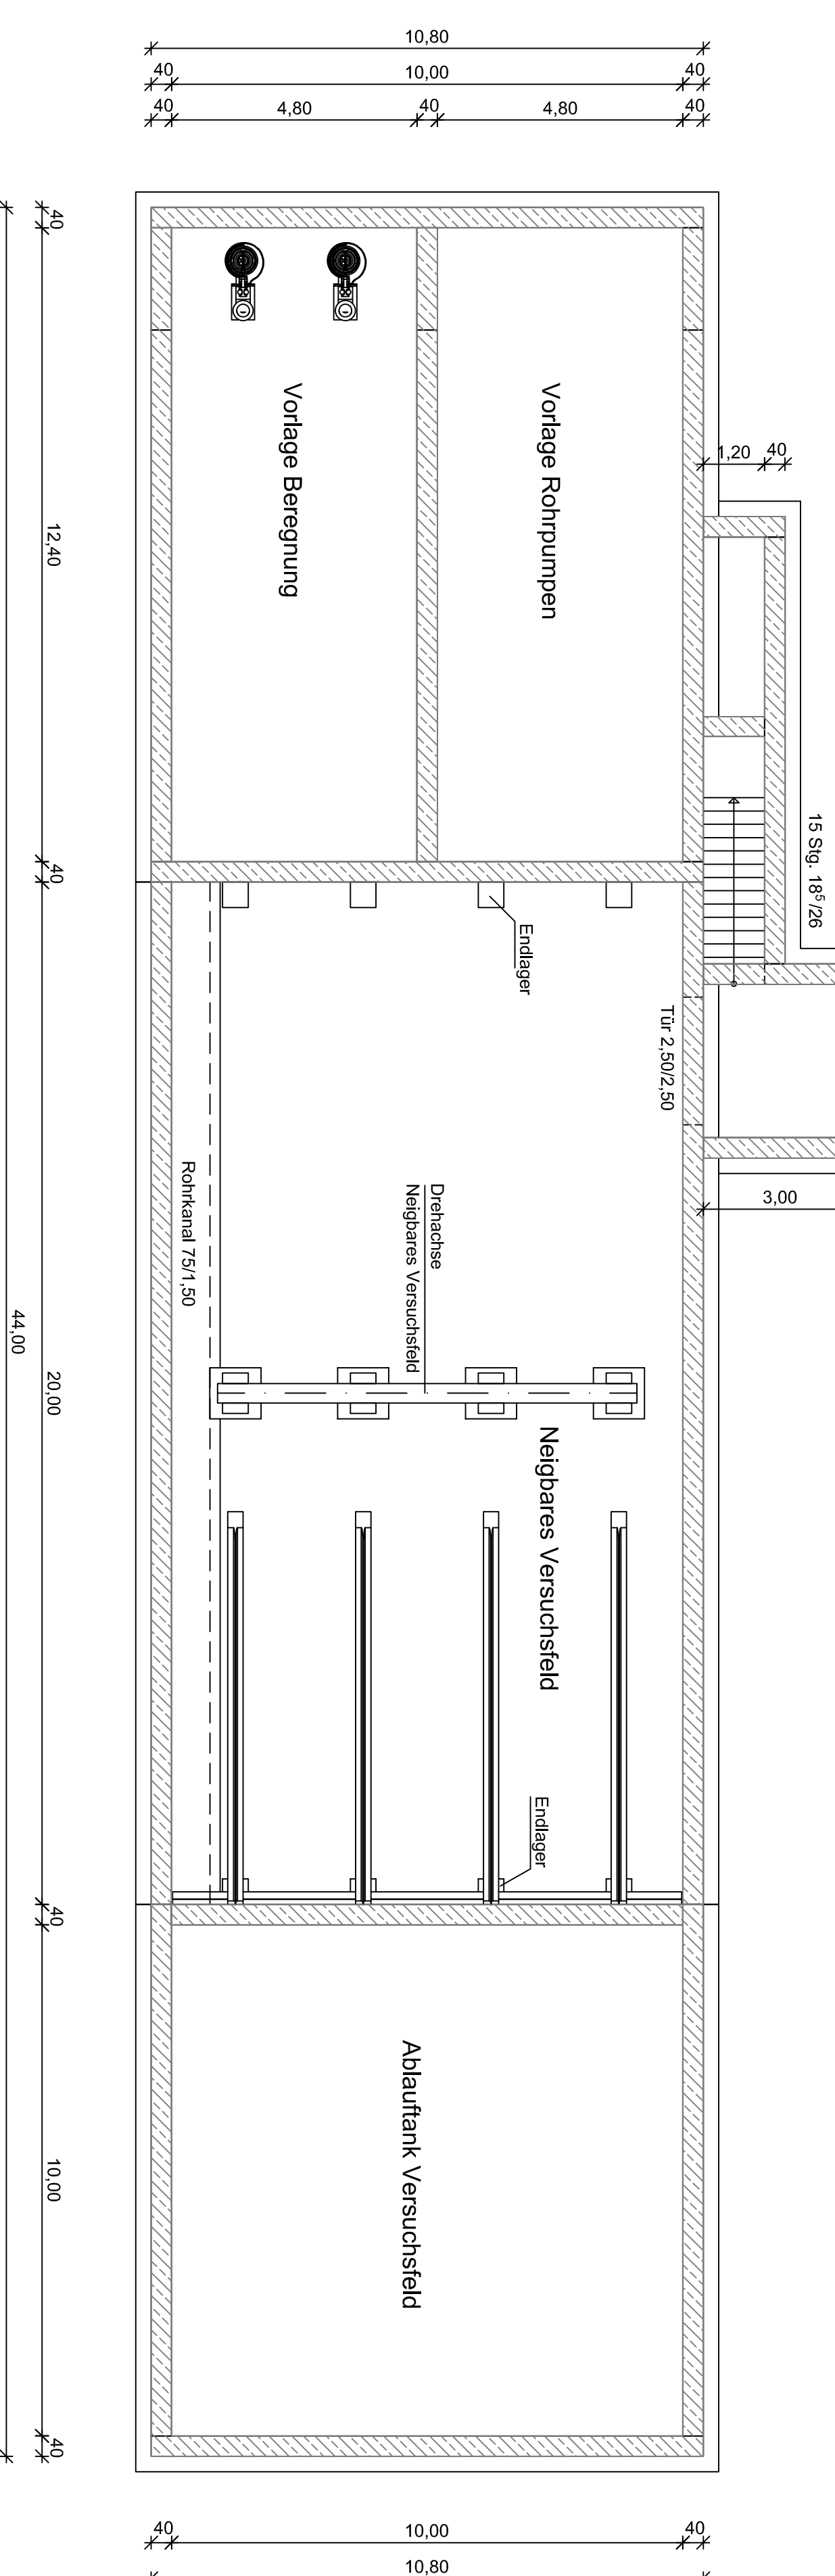

Draufsicht

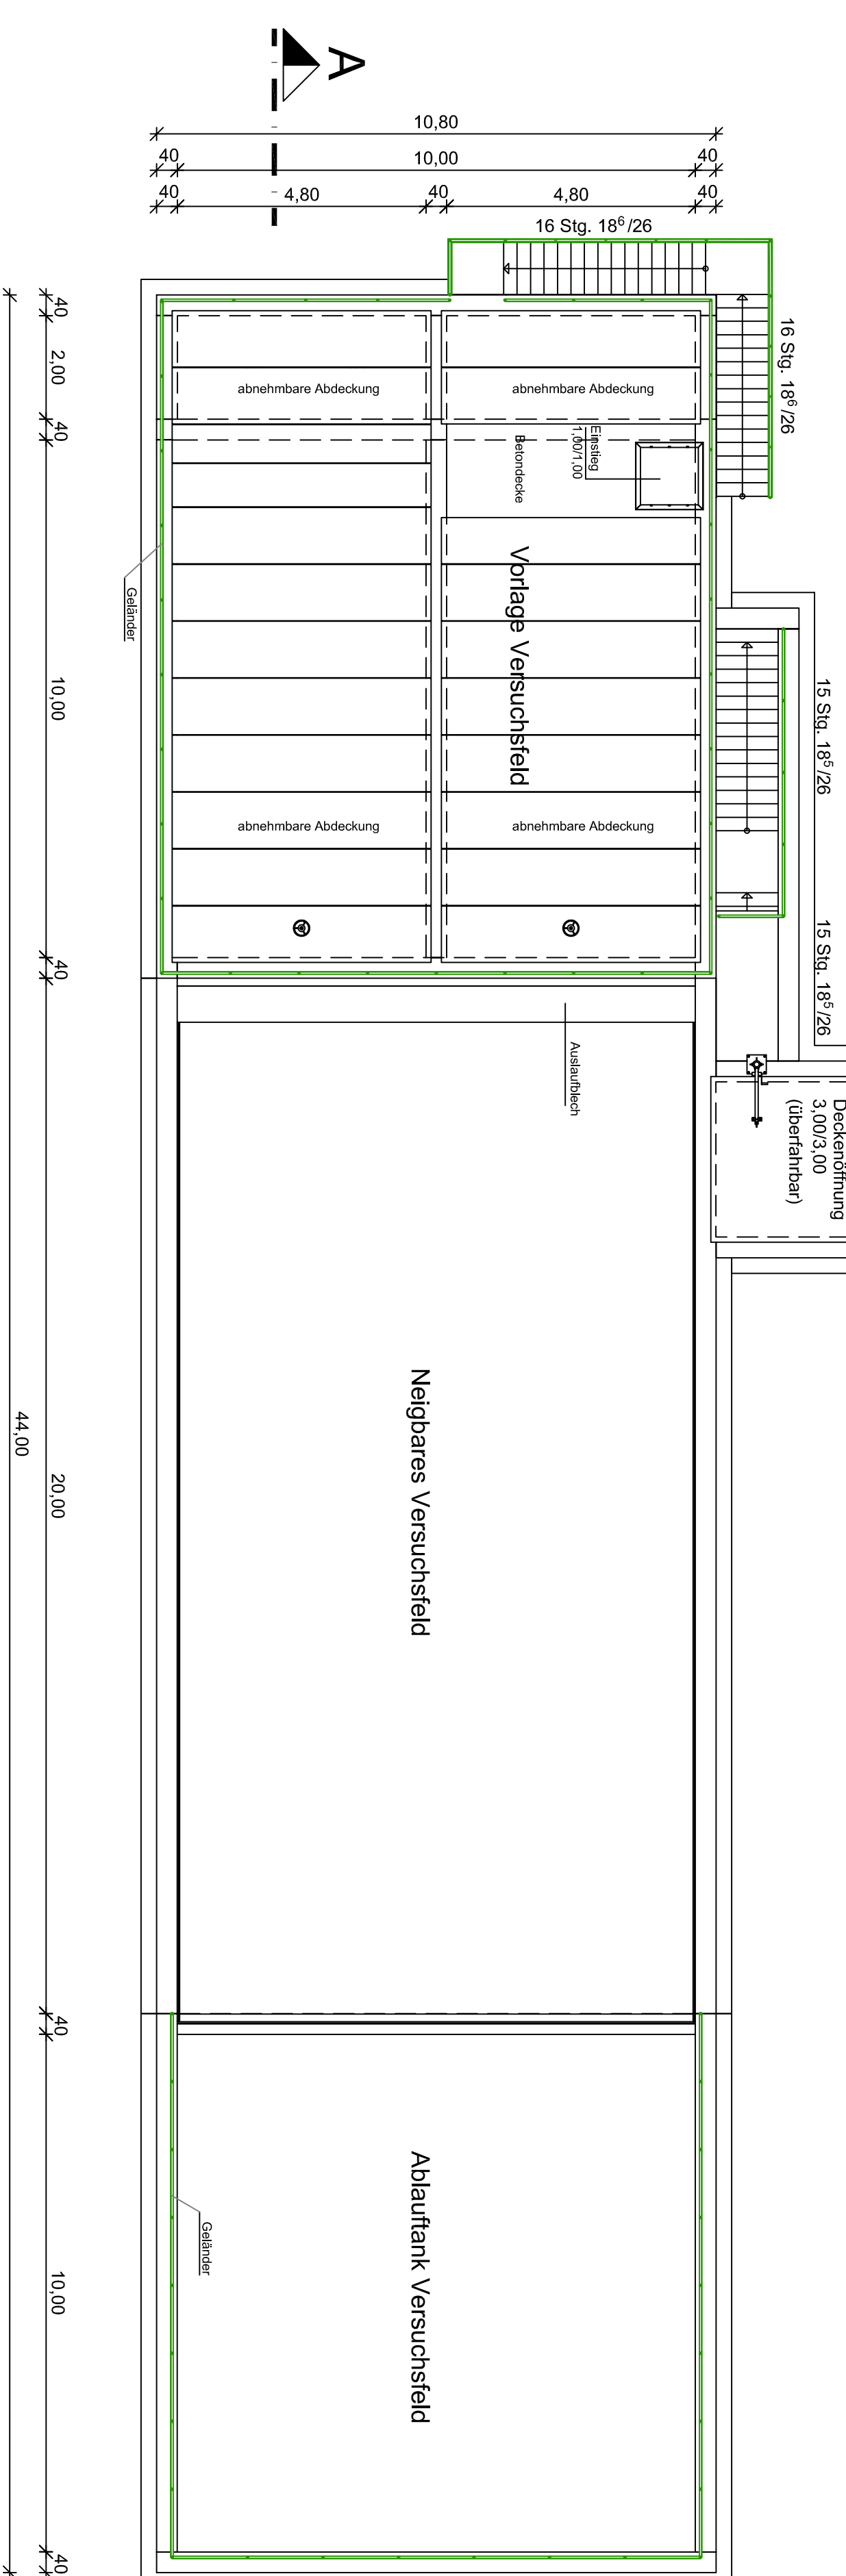

KT-Institut für Unterirdische Infrastruktur GmbH					
Klimaanpassung sowie neue Produkte und Werkstoffe in der Wasserversorgung					
Projektname: Versuchsanlage	Planer: colman 0,0,0 0,0,0	Planer: ahorn 0,0,0 0,0,0	Projekt: 21 03 03	Maßstab: 1 : 100	Aufgezeichnet: [Name]
Für diese Zeichnung sind alle Rechte vorbehalten. Nachdruck, Vervielfältigung und Verbreitung, auch auszugsweise, ist ohne schriftliche Genehmigung des Trägers dieser Zeichnung.					